


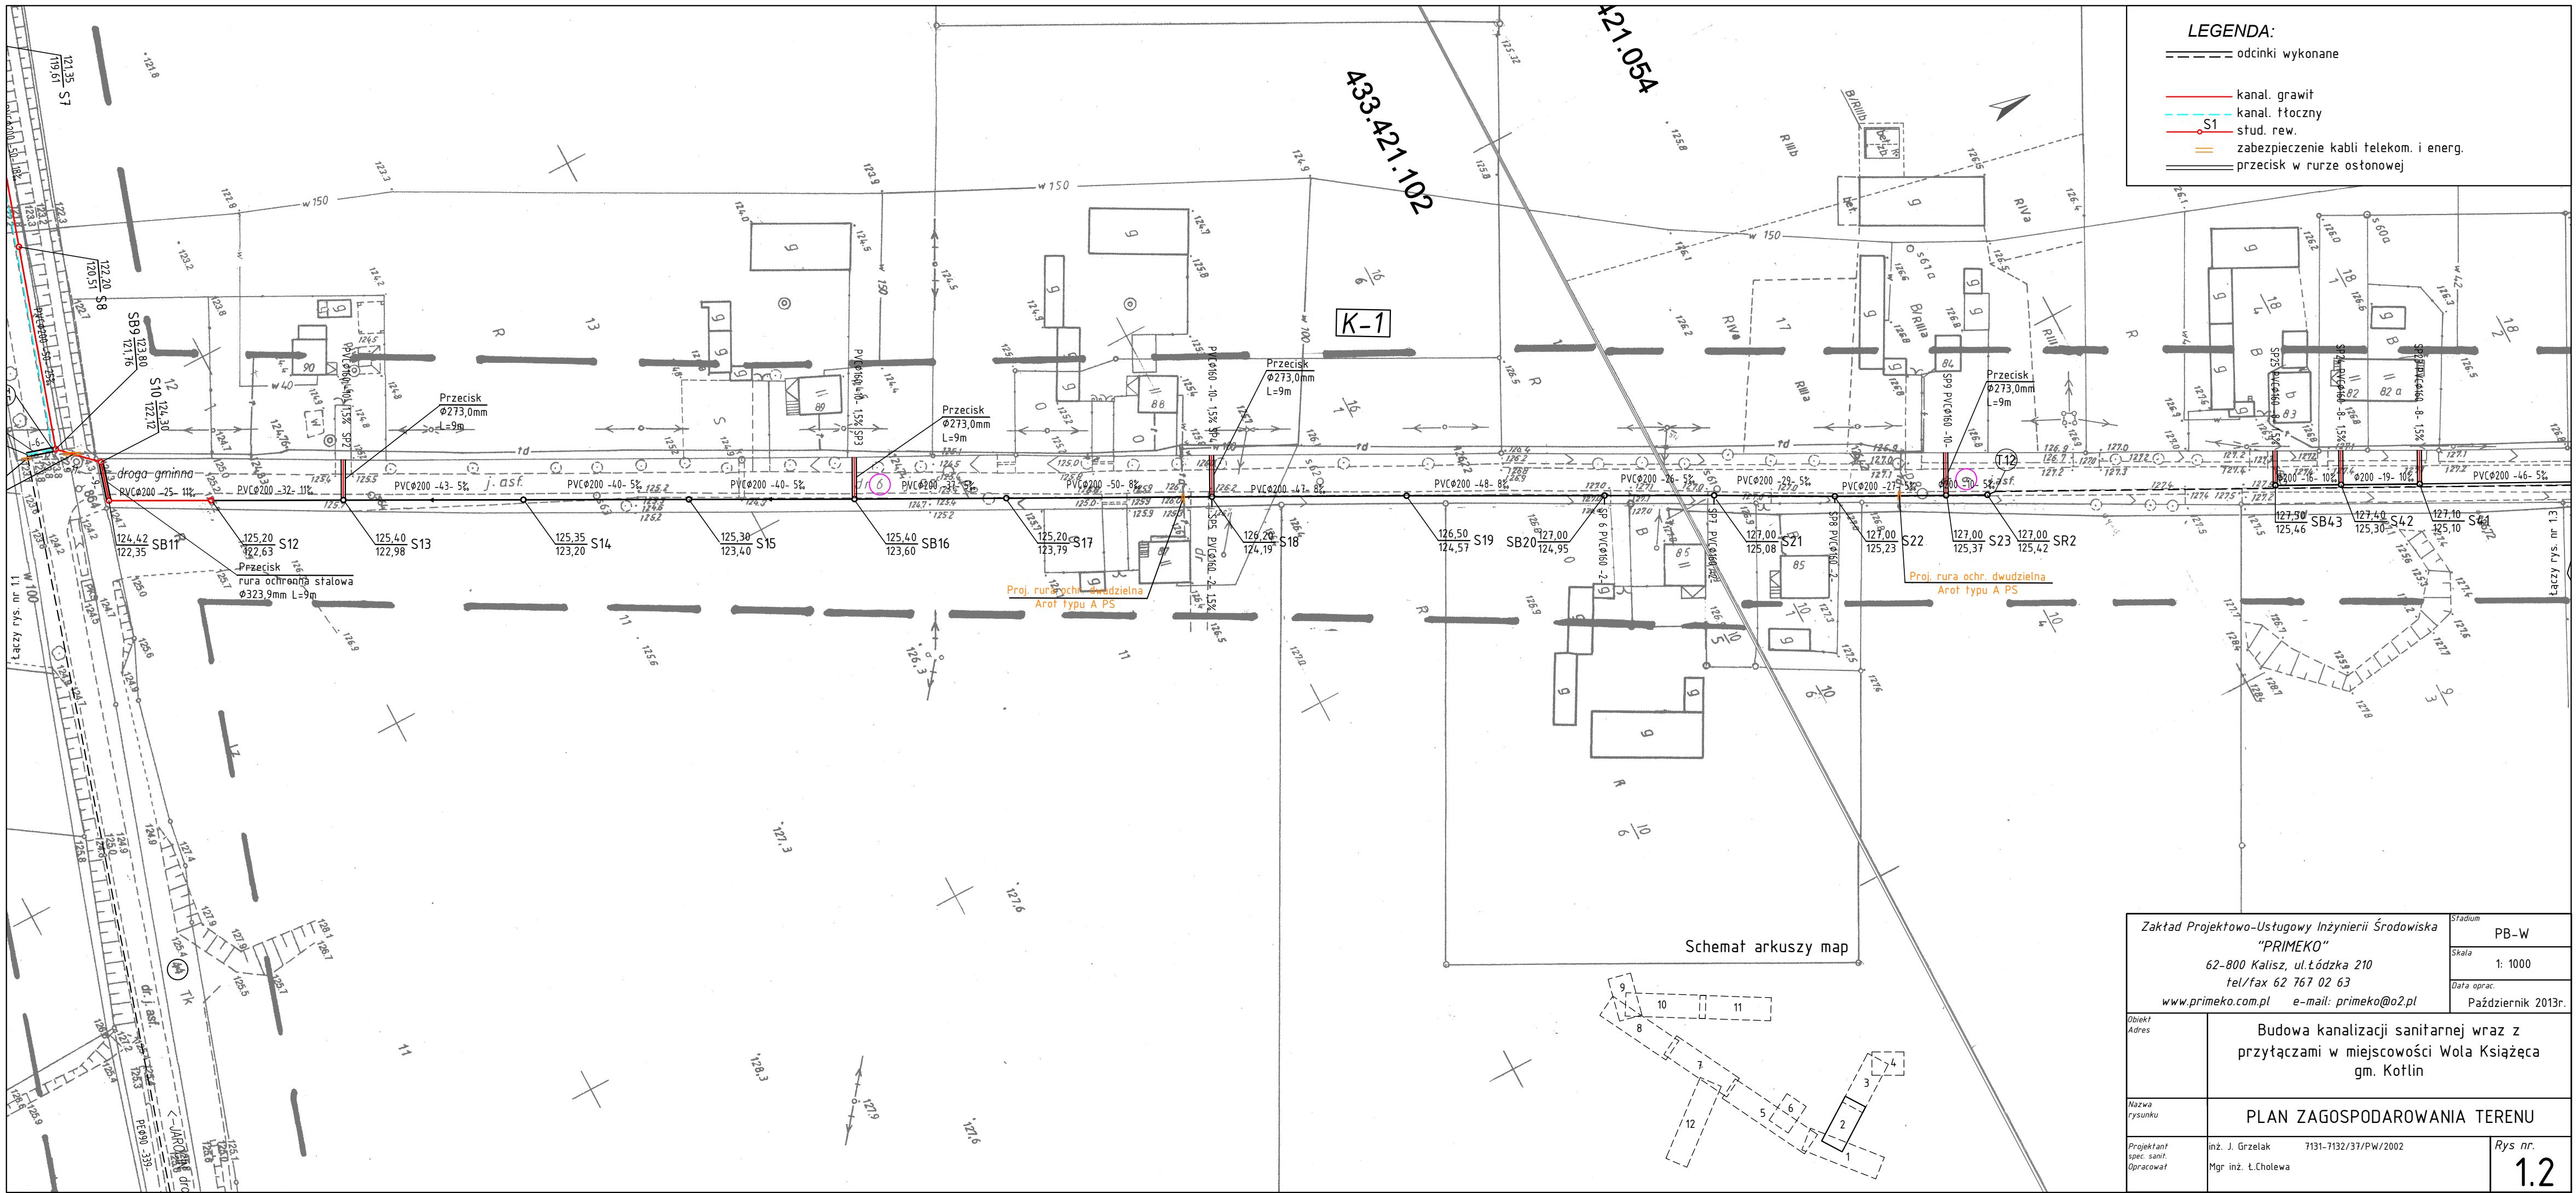

LEGENDA:

- odcinki wykonane
- kanal. grawit
- kanal. tłoczny
- S1 stud. rew.
- zabezpieczenie kabli telekom. i energ.
- przecisk w rurze ostonowej

Zakład Projektowo-Usługowy Inżynierii Środowiska "PRIMEKO" 62-800 Kalisz, ul. Łódzka 210 tel/fax 62 767 02 63 www.primeko.com.pl e-mail: primeko@o2.pl		Stadium PB-W
		Skala 1: 1000
		Data oprac. Październik 2013r.
Obiekt Adres	Budowa kanalizacji sanitarnej wraz z przyłączami w miejscowości Wola Książęca gm. Kotlin	
Nazwa rysunku	PLAN ZAGOSPODAROWANIA TERENU	
Projektant spec. sanit. Opracował	inż. J. Grzelak 7131-7132/37/PW/2002 Mgr inż. Ł. Cholewa	Rys nr. 1.2