


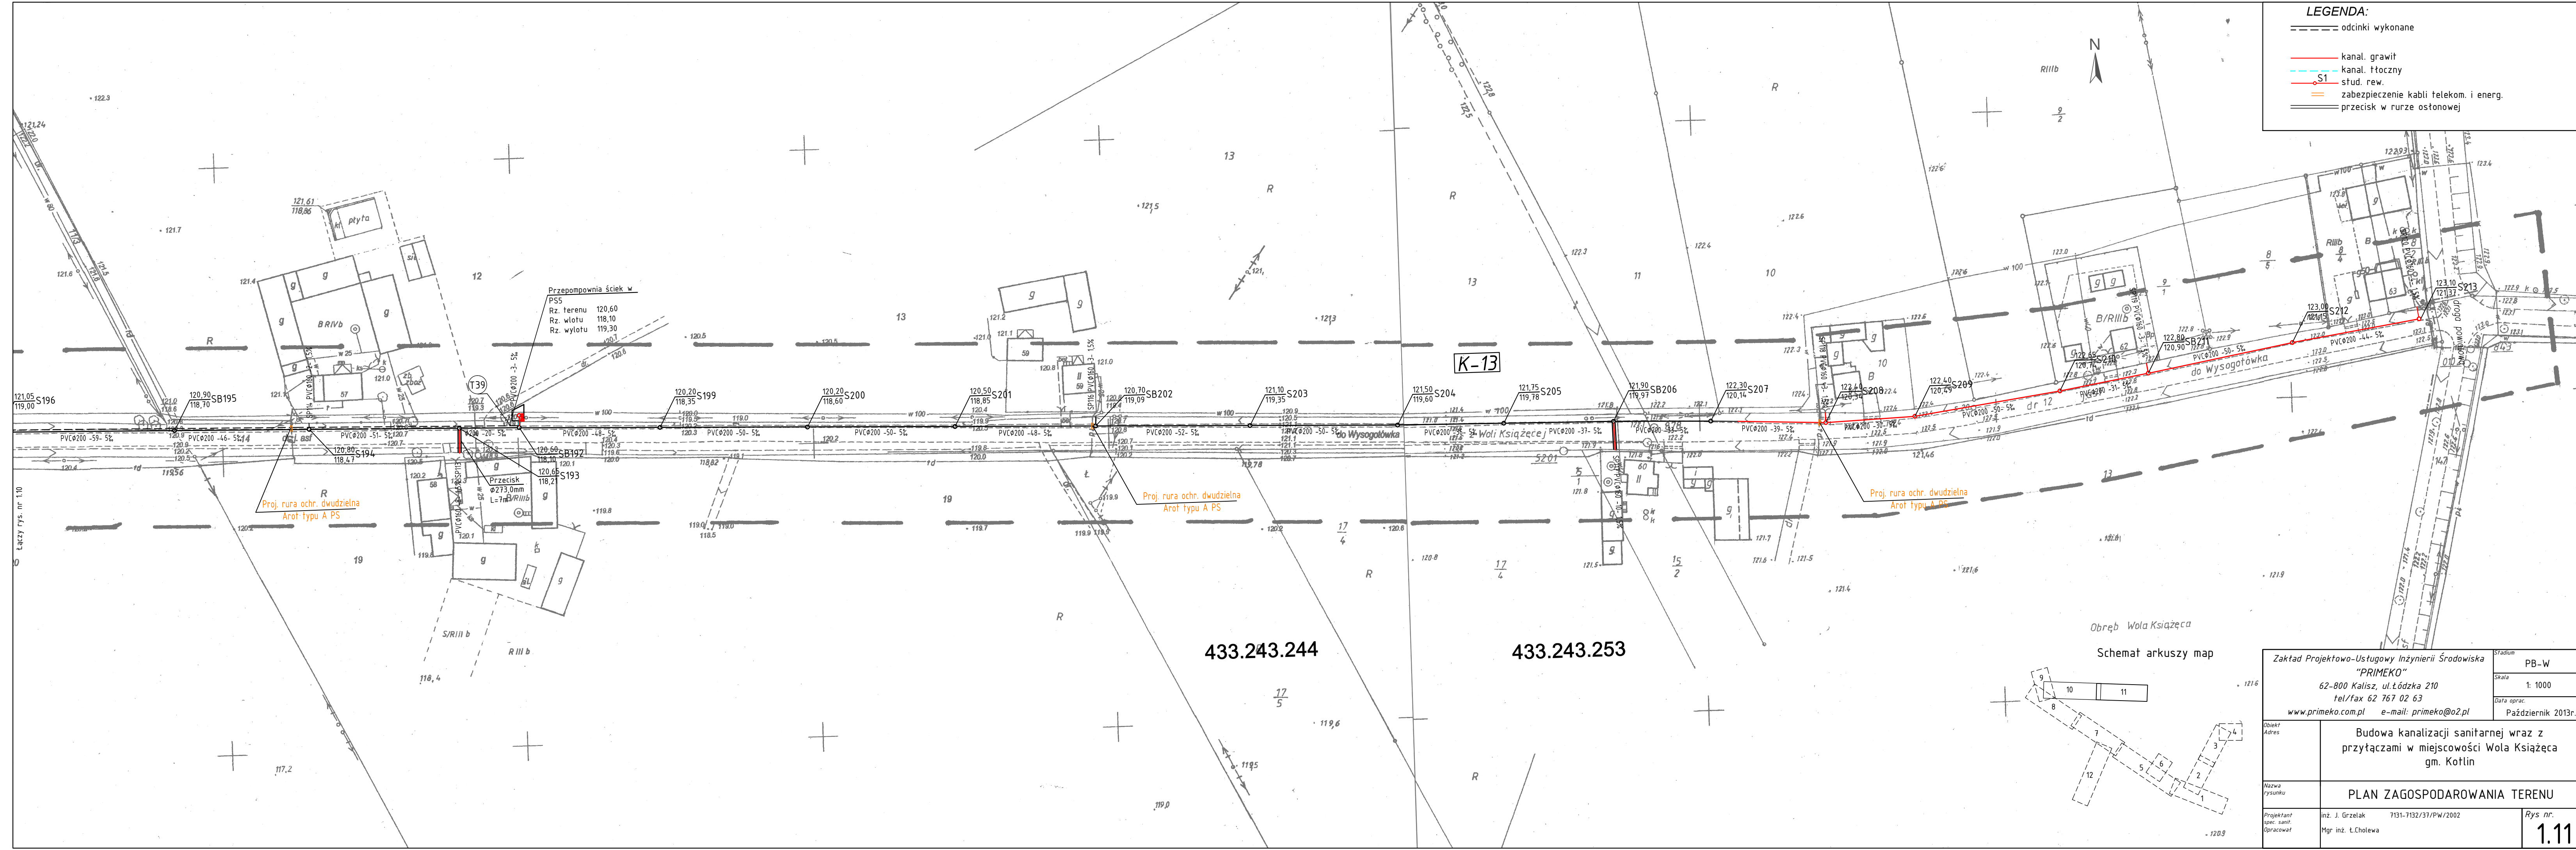

- LEGENDA:**
- odcinki wykonane
 - kan. grawit
 - - - - - kan. tłoczny
 - S1 stud. rew.
 - zabezpieczenie kabli telekom. i energ.
 - przecisk w nurze ostonowej



R/IIb
9/2

 
K-13

433.243.244

433.243.253

Obręb Wola Książęca

Schemat arkuszy map



Zakład Projektowo-Usługowy Inżynierii Środowiska "PRIMEKO"		Stadium PB-W
62-800 Kalisz, ul. Łódzka 210 tel/fax 62 767 02 63 www.primeko.com.pl e-mail: primeko@o2.pl		Skala 1: 1000 Data oprac. Październik 2013r.
Obiekt Adres	Budowa kanalizacji sanitarnej wraz z przyłączami w miejscowości Wola Książęca gm. Kotlin	
Nazwa rysunku	PLAN ZAGOSPODAROWANIA TERENU	
Projektant spec. sanit. Opracował	inż. J. Grzelek 7131-7132/37/PW/2002 Mgr inż. t.Cholewa	Rys. nr. 1.11