


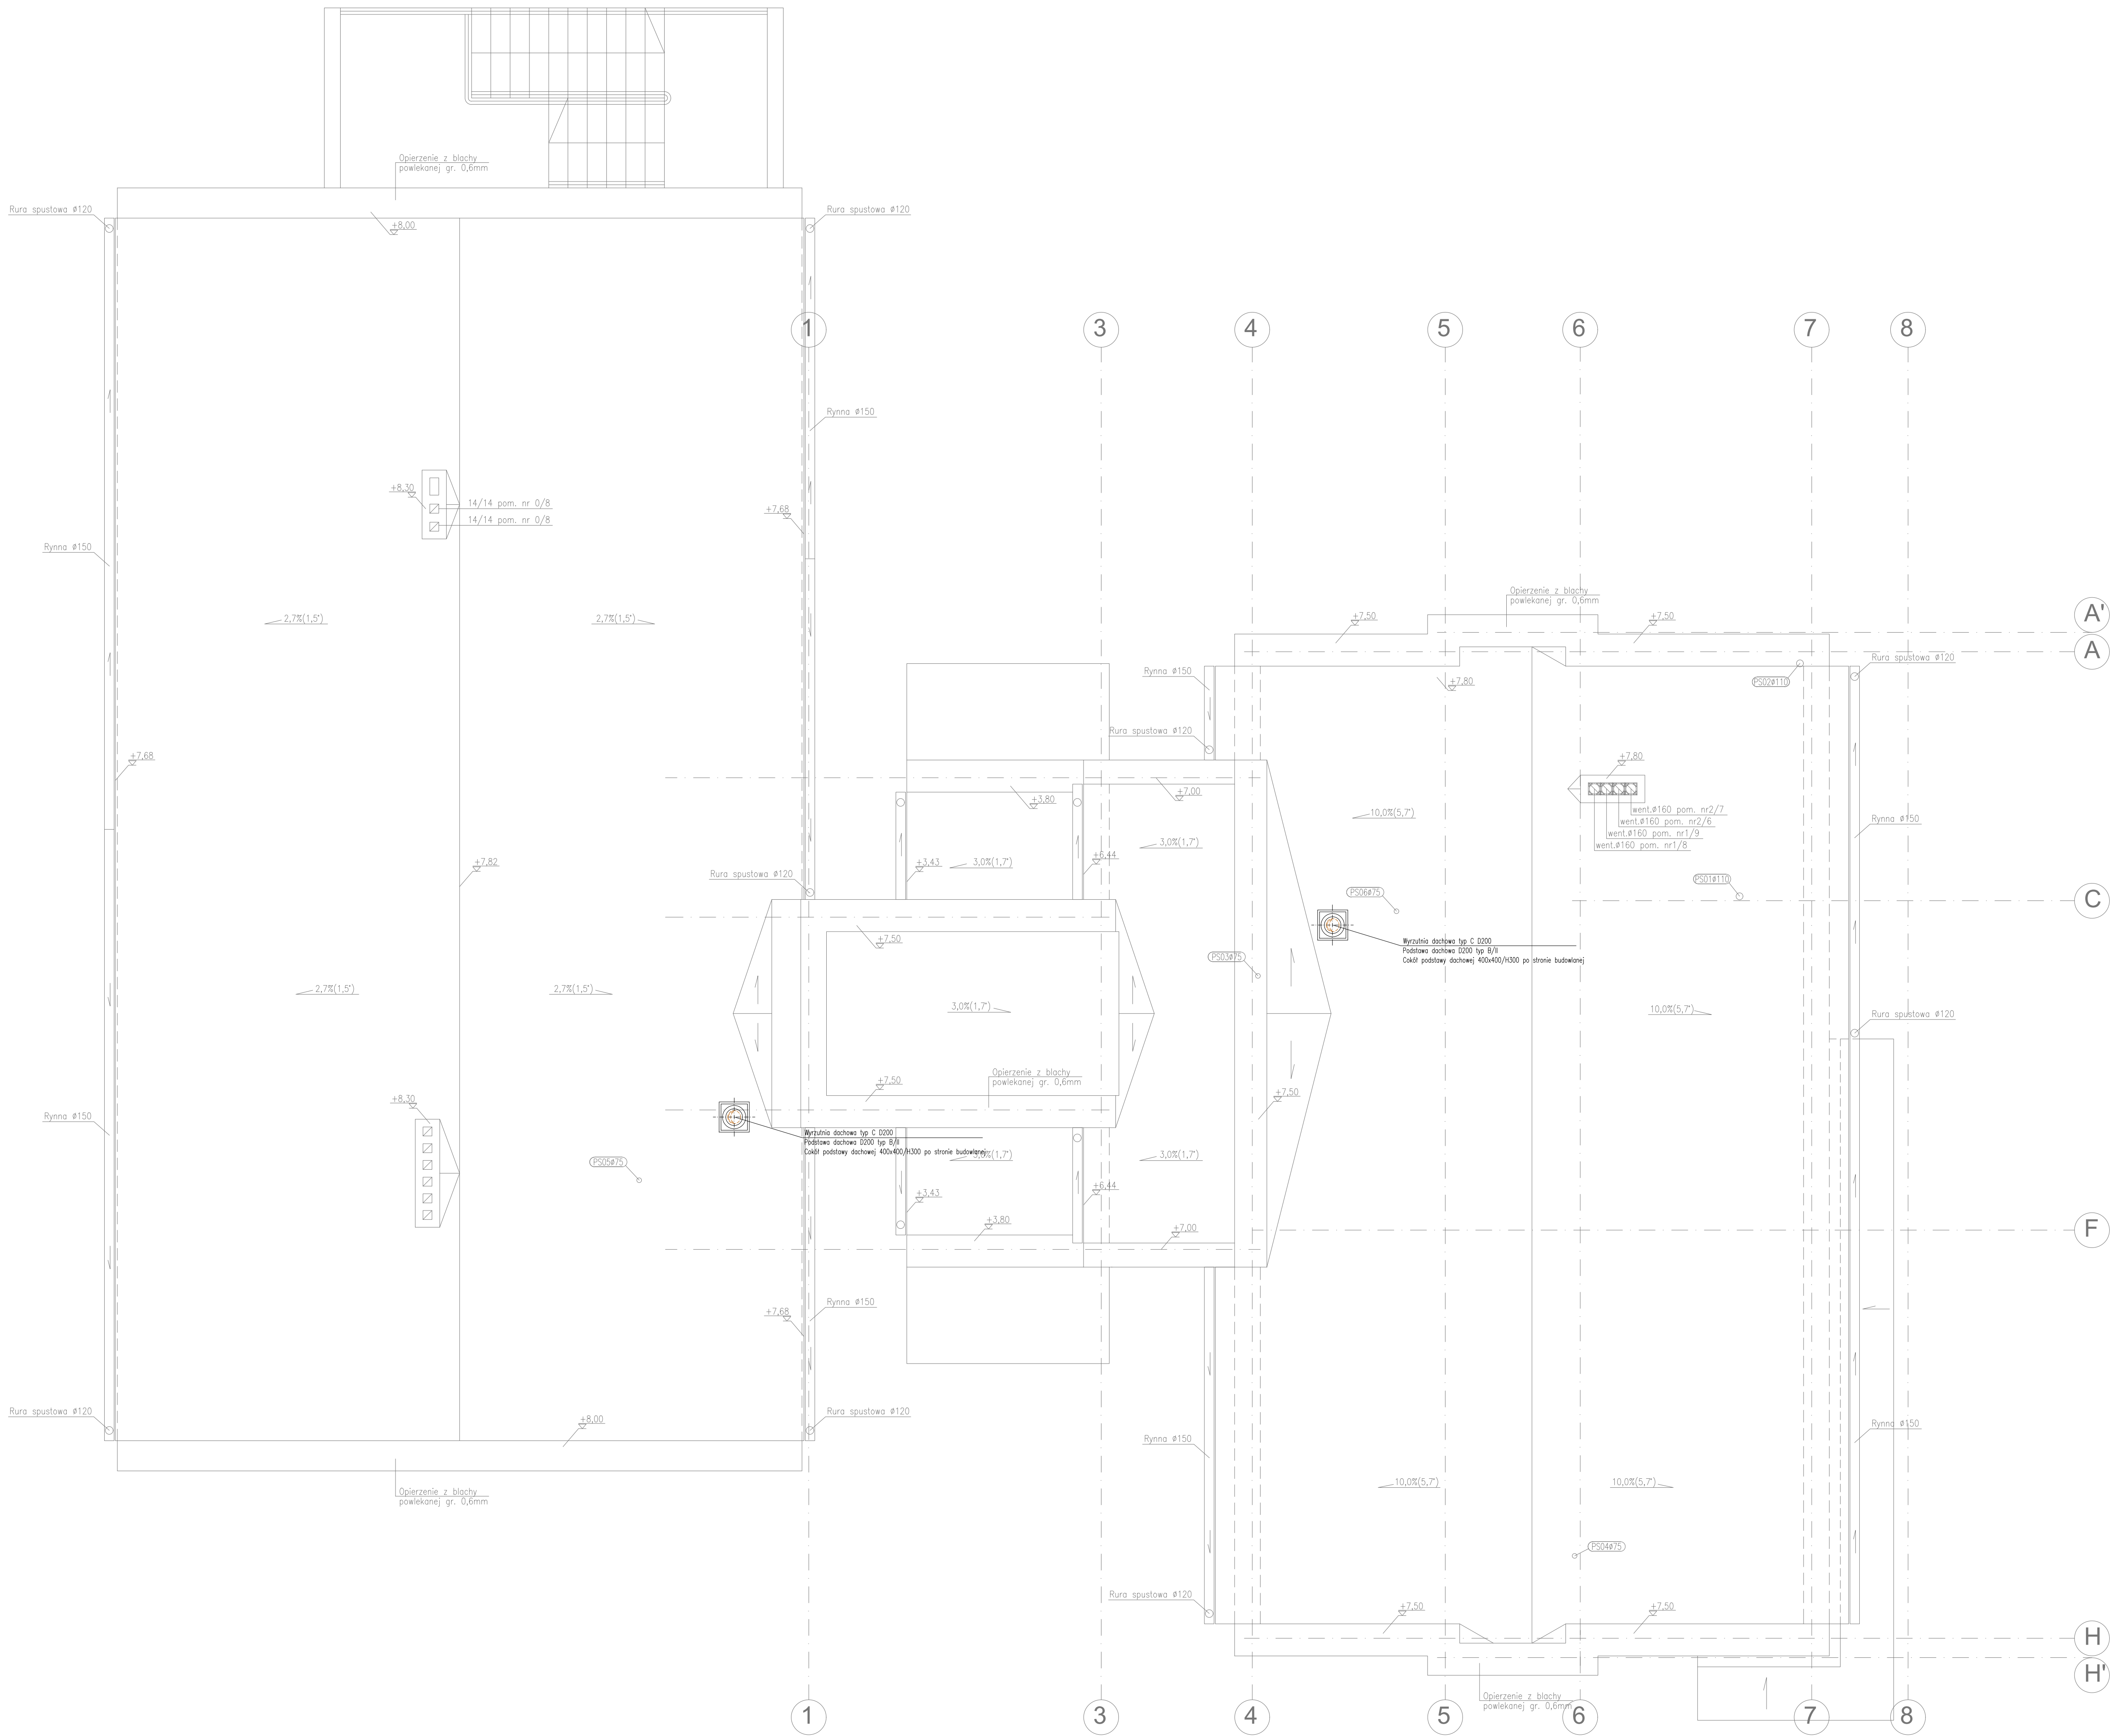

UWAGA
1. W przypadku montażu klap ppoż. przed przegrodą budowlaną należy odnieść od klapy do przegrody obudować zgodnie z jej wymaganiami ppoż.
2. Nawiewniki, kratki, dysze i anemostaty wyposażyć w elementy dla regulacji strumienia przepływu.

LEGENDA:

	Kanality powietrza świeżego
	Kanality powietrza wywiewanego z pomieszczeń
	Kanality powietrza nawiewanego do pomieszczeń
	Kanality powietrza zużytego
	Obudowa kanałów w zakresie odporności ogniowej EI60 lub EI120
	Kłapa przeciwpoborowa odcinająca EI120

Oznaczenie	Wymiar kanału	Wymiar otworu
Otwory rewersyjne-kanały prostokątne		
RP1	200-280	300x100
RP2	200-500	400x200
RP3	>500	500x400
Otwory rewersyjne-kanały okrągłe		
RO1	200-315	300x100
RO2	315-500	400x200
RO3	>500	500x400

NTD - rysunek

INSTALACJA WENTYLACJI MECHANICZNEJ

RZUT DACHU

LOKALIZACJA:
da. nr 128, 125

INWESTOR:
GMINA KOTLIN

PROJEKTANT:
MGR INŻ. MACIEJ CYBA

SPRAWDZAJĄCY:
MGR INŻ. BARTOSZ CYBA

PROJEKTANTA:
MGR INŻ. WOJCIECH WIELA

ROZBUDOWA I PRZEBUDOWA BUDYNKU URZĘDU GMINY W KOTLINIE

63-220 KOTLIN, ul. POWSTANCÓW WIELKOPOLSKICH 1

63-220 KOTLIN, ul. POWSTANCÓW WIELKOPOLSKICH 1

UJAN 7342-3/94

WKP/0345/POOS/12

BRANŻA:
INSTALACJE SANITARNE

Nr strzyn. do zbity
WKP/05/0274/03

Nr strzyn. do zbity
WKP/05/0102/13

Nr strzyn. do zbity

DATA:
15.11.2017r.

SKALA:
1:50

NR RYS:
WM3

PRACOWNIA ARCHITEKTONICZNA

ARCHITEKTURA, URBANISTYKA, DORADZTWO INWESTYCYJNE

MGR INŻ. ARCH. WIESŁAW MOTYL

43-400 OLESZÓW WIELKOPOLSKI UL. KRÓTOSZYŃSKA 18

TEL: 62 5924200 FAX: 62 5924201 E-MAIL: pa_arcus@onw.pl

PROJEKT BUDOWLANO-AKTUALIZACJA

ARCUS