


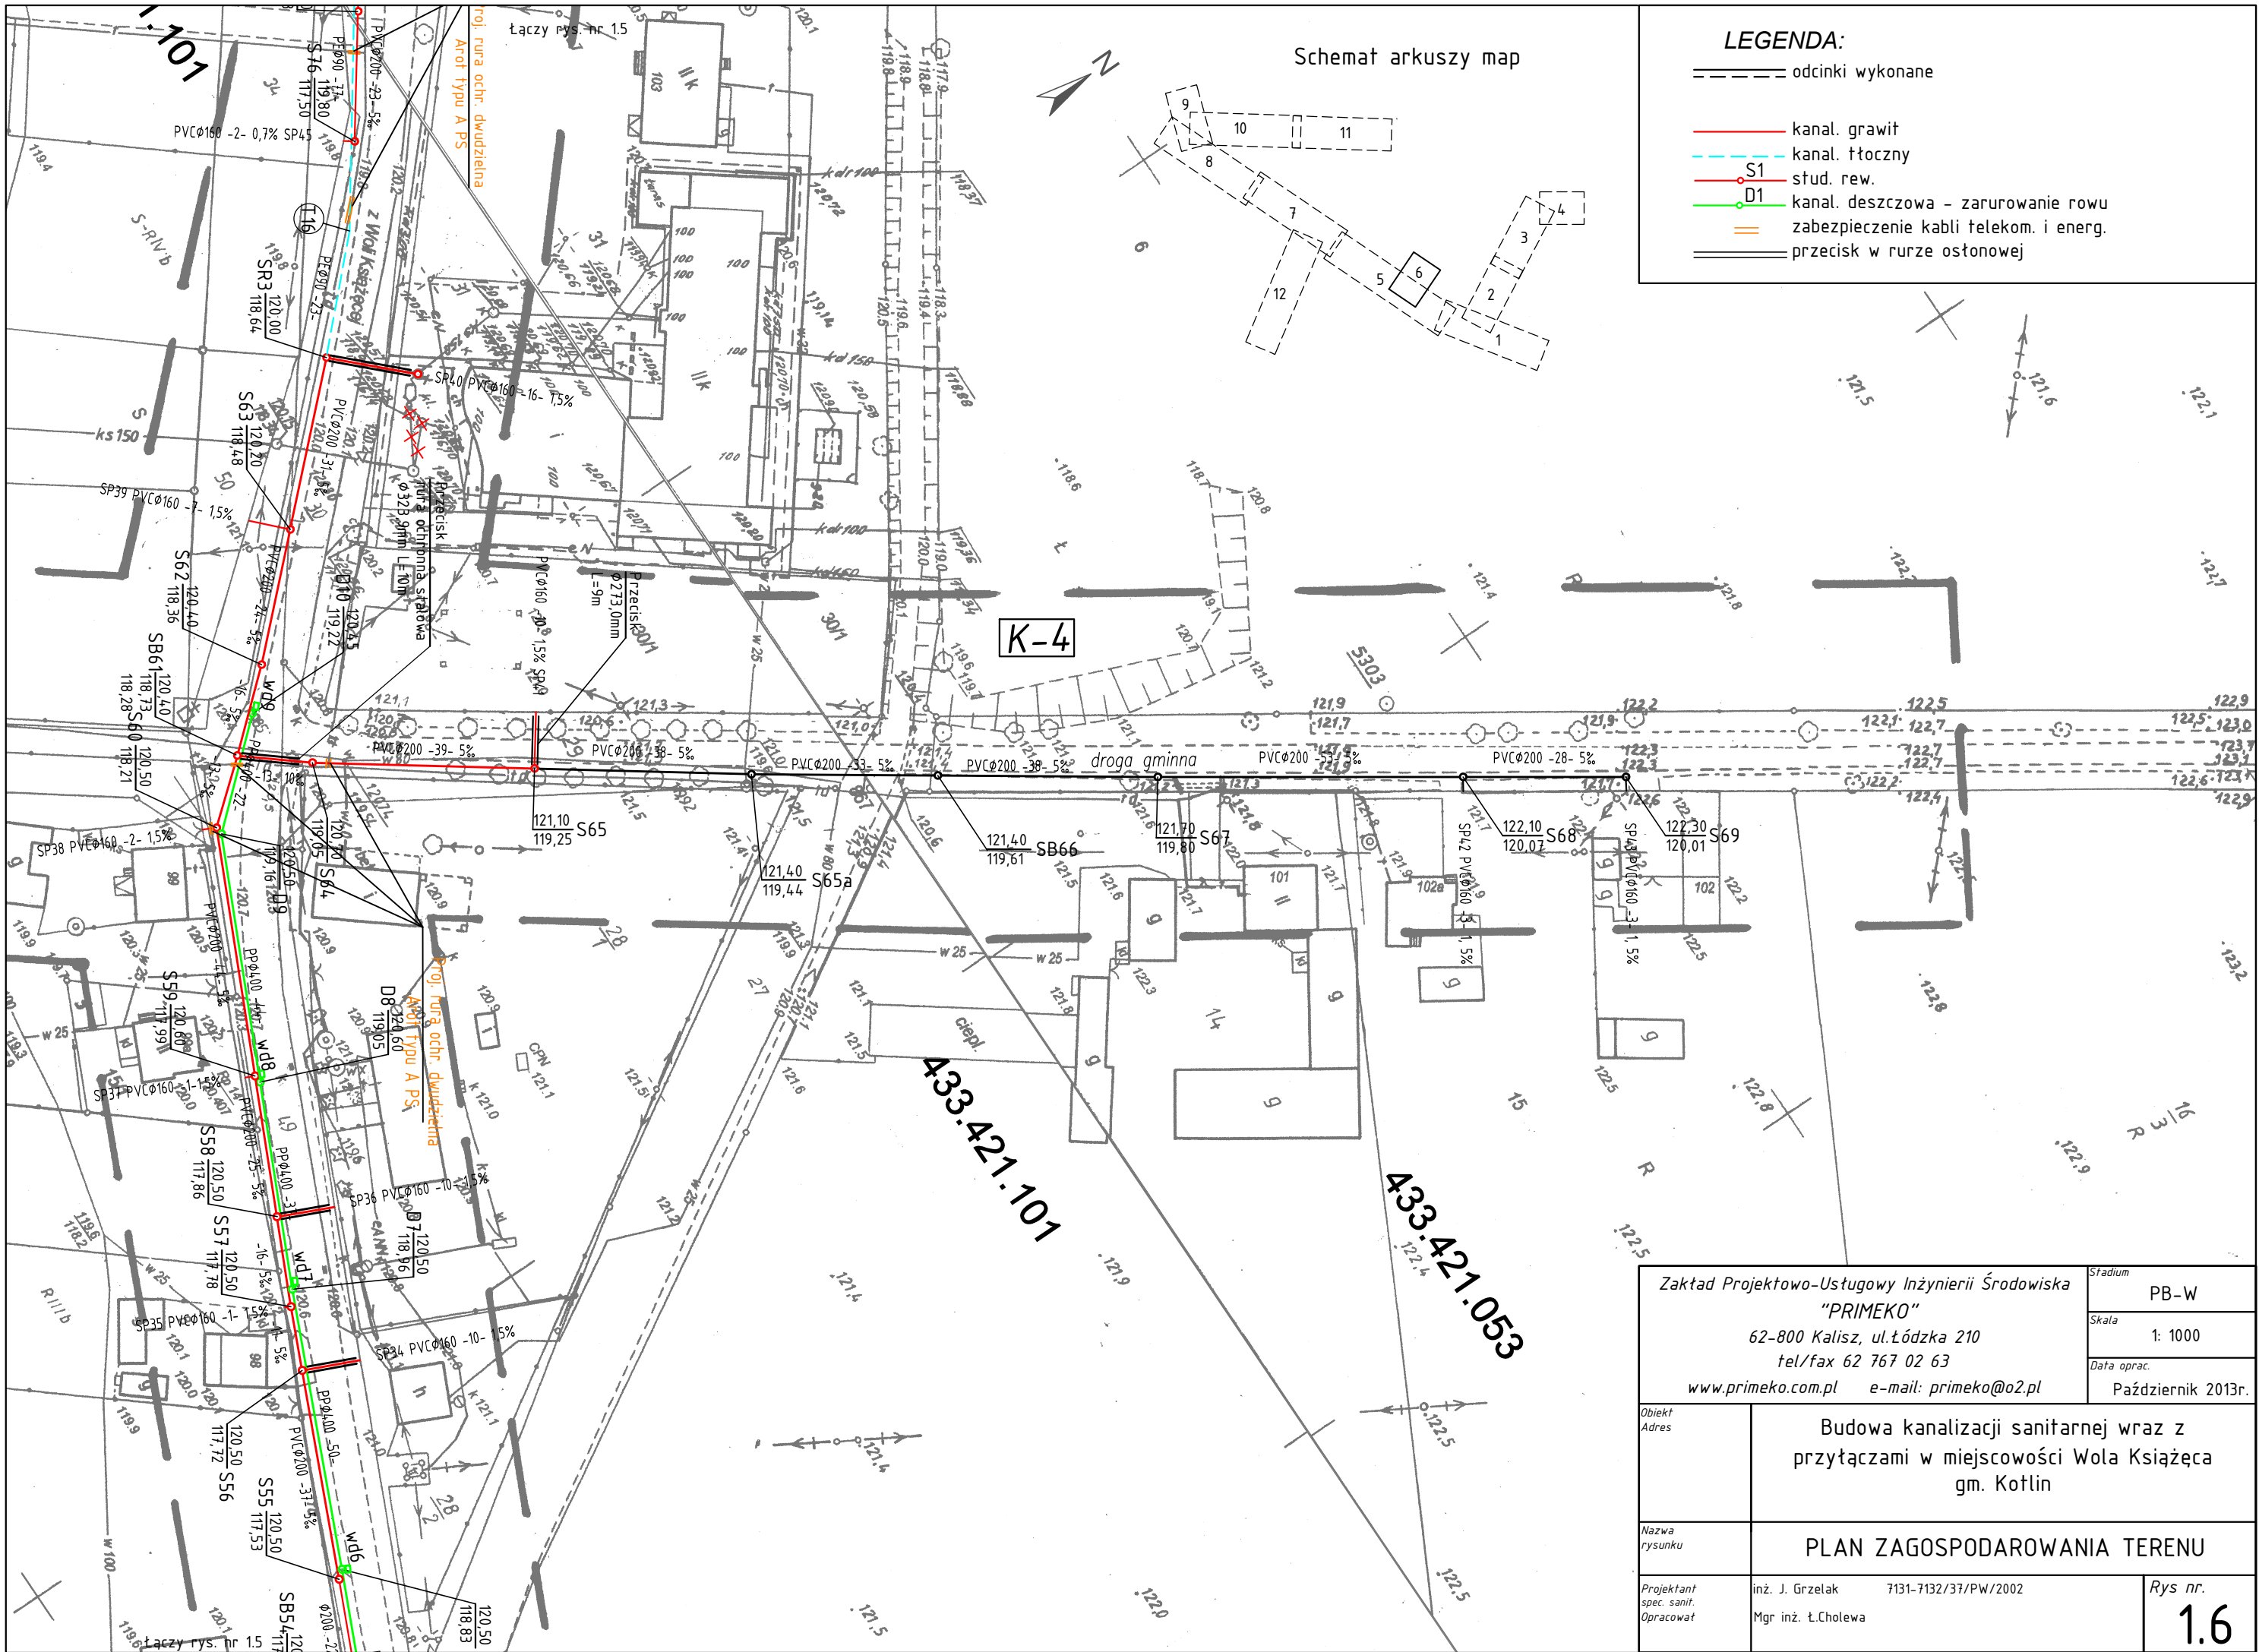

LEGENDA:

- ==== odcinki wykonane
- kan. grawit
- kan. tłoczny
- S1 stud. rew.
- D1 kan. deszczowa - zarurowanie rowu
- zabezpieczenie kabli telekom. i energ.
- przecisk w rurze ostonowej

Zakład Projektowo-Usługowy Inżynierii Środowiska
"PRIMEKO"
62-800 Kalisz, ul. Łódzka 210
tel/fax 62 767 02 63
www.primeko.com.pl e-mail: primeko@o2.pl

Stadium PB-W
Skala 1: 1000
Data oprac. Październik 2013r.

Obiekt Budowa kanalizacji sanitarnej wraz z przyłączami w miejscowości Wola Książęca gm. Kotlin
Adres

Nazwa rysunku PLAN ZAGOSPODAROWANIA TERENU

Projektant inż. J. Grzelak 7131-7132/37/PW/2002
spec. sanit. Mgr inż. Ł. Cholewa
Opracował

Rys nr. 1.6