


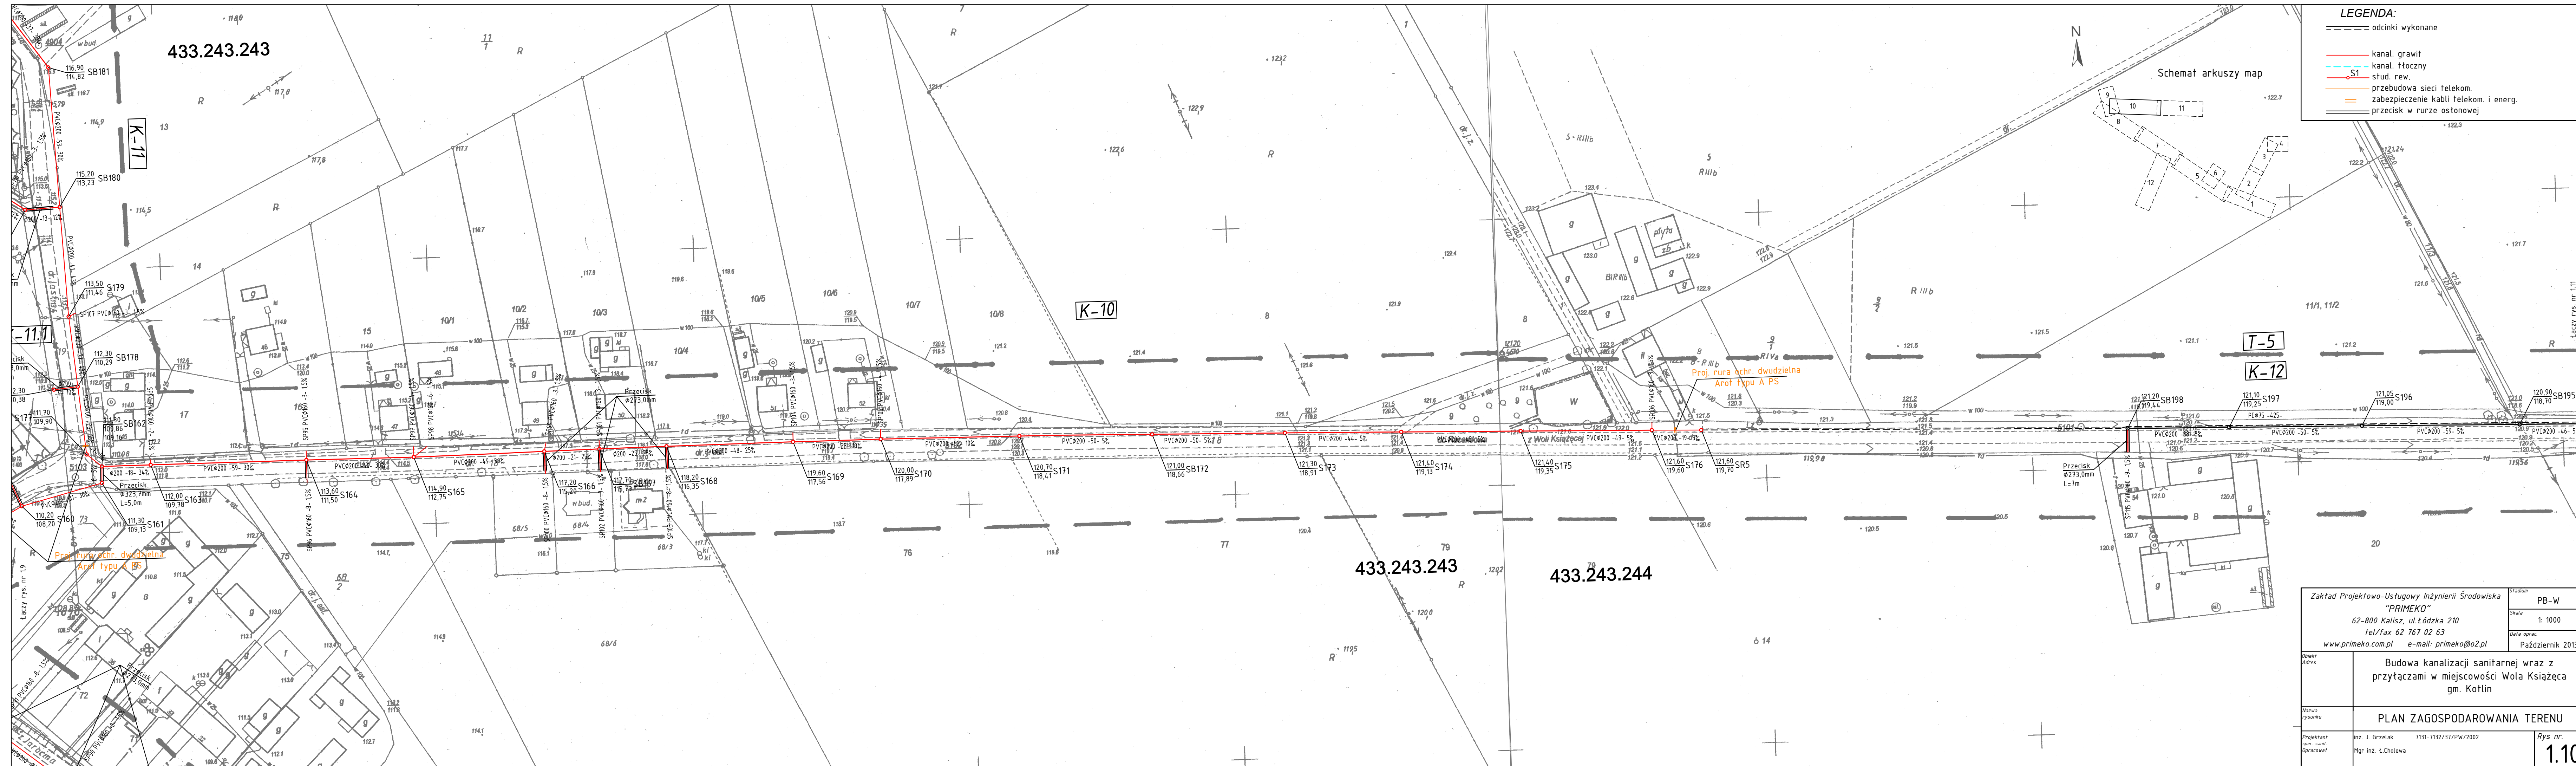

LEGENDA:

- odcinki wykonane
- kanal. grawit
- kanal. tłoczny
- S1 stud. rew.
- przebudowa sieci telekom.
- zabezpieczenie kabli telekom. i energ.
- przecisk w murze ostonowej

Schemat arkuszy map

T-5

K-12

Zakład Projektowo-Ustugowy Inzynierii Środowiska
"PRIMEKO"
62-800 Kalisz, ul. Łódzka 210
tel/fax 62 767 02 63
www.primeko.com.pl e-mail: primeko@o2.pl

Stadium PB-W
Skala 1: 1000
Data oprac. Październik 2013r.

Objekt Budowa kanalizacji sanitarnej wraz z przyłączami w miejscowości Wola Książęca gm. Kotlin
Adres
Nazwa rysunku PLAN ZAGOSPODAROWANIA TERENU
Projektant spec. sanit. inż. J. Grzelak 7131-7132/37/PW/2002
Opracował Mgr inż. Ł. Cholewa
Rys nr. 1.10