



POZ.3.3 FUNDAMENT POD ZESPÓŁ FILTRACYJNY F-3


SZT.4

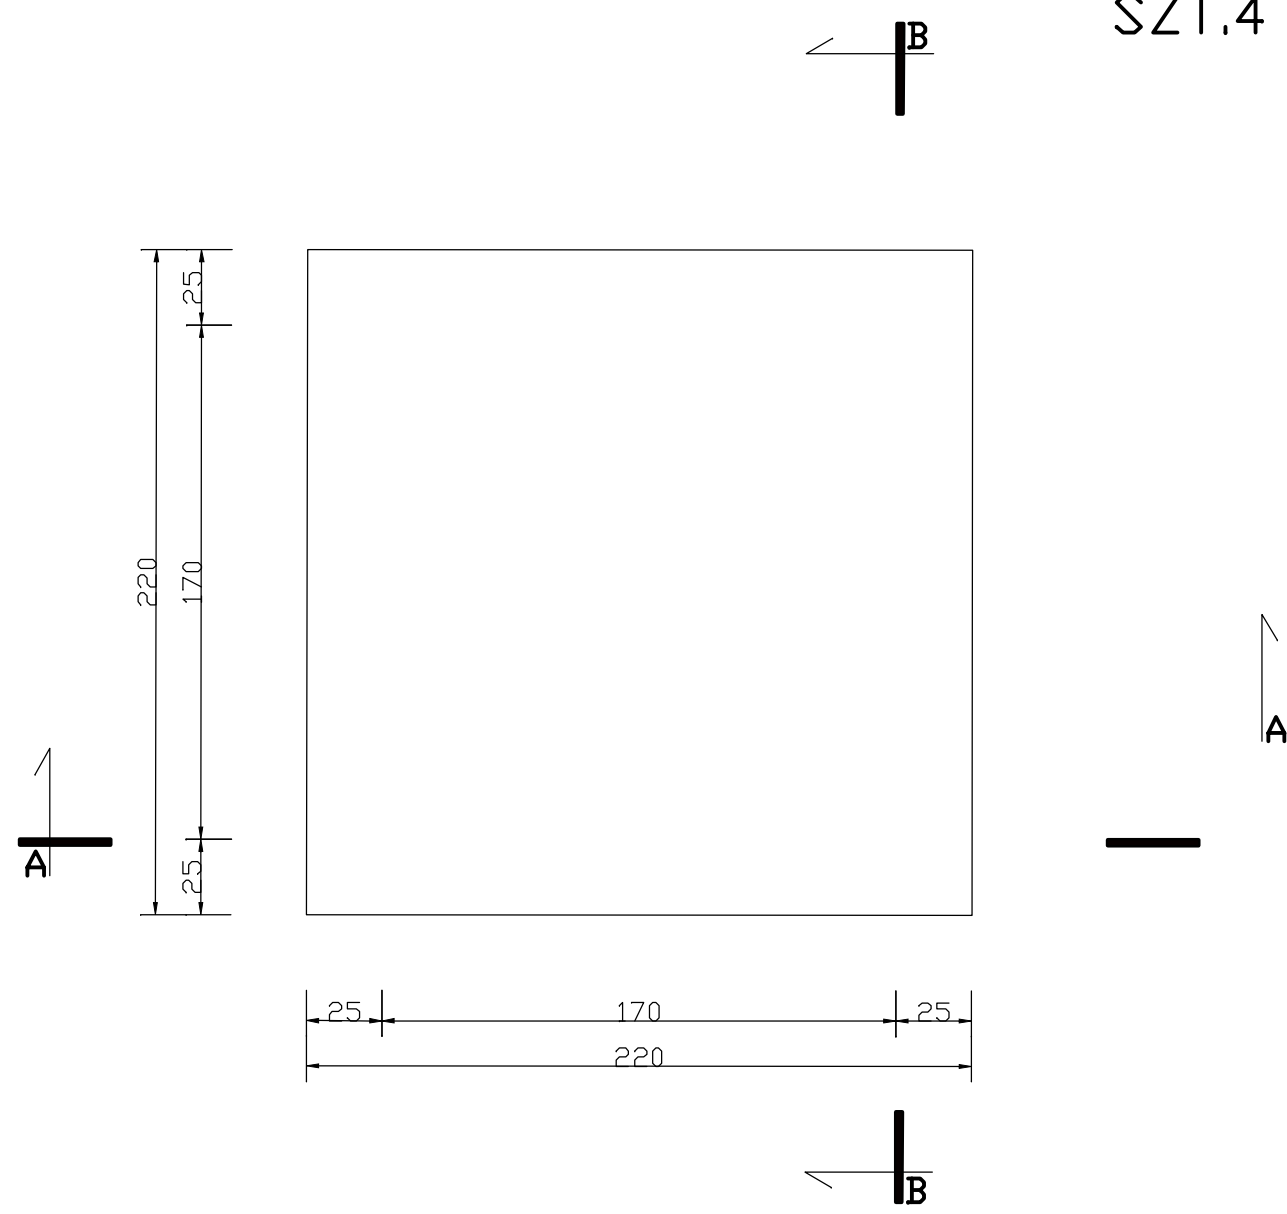

PRZĘKRÓJ A-A

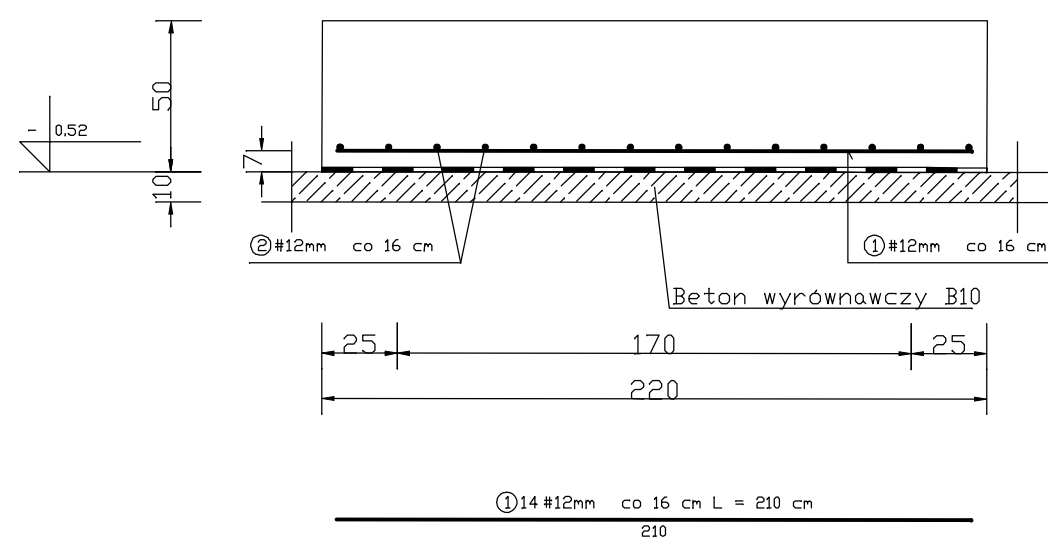

PRZĘKRÓJ B-B

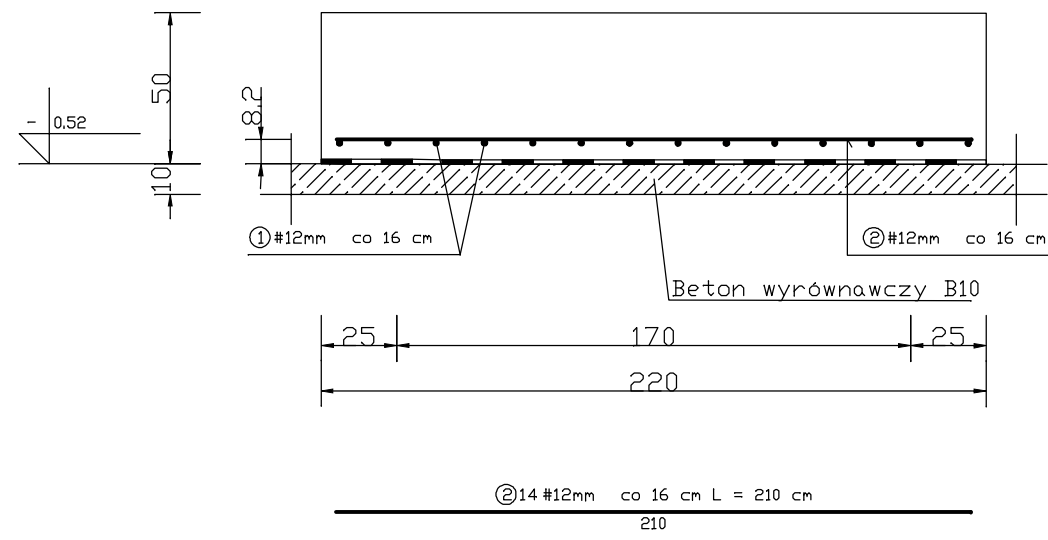

WYKAZ STALI ZBROJENIOWEJ

NR	Średnica [mm]		Długość [cm]	Ilość [szt.]	DŁUGOŚĆ CAŁKOWITA [m]							
	Ø	#			St0S				34GS			
					Ø 6				# 12			
1		12	210	14					29,40			
2		12	210	14					29,40			
3		12	0	0					0,00			
4	6		0	0	0,00							
DŁUGOŚĆ OGÓŁEM [m]					0,00				58,80			
MASA JEDNOSTKOWA [kg/m]					0,222				0,888			
MASA OGÓŁEM [kg]					0,00				52,21			
MASA RAZEM DLA 1 szt. [kg]					0,00				52,21			
MASA RAZEM DLA 4 szt. [kg]					0,00				208,86			

BETON KONSTRUKCYJNY B20
STAL ZBROJENIOWA 34GS, St0S

JEDNOSTKA PROJEKTOWA:	PPBiW JACEK POREDA UL. JULIUSZA SŁOWACKIEGO 44/46 M1 60-825 POZNAŃ		SKALA: 1:25
TEMAT:	PROJEKT BUDYNKU STACJI UZDATNIANIA WODY		Nr zlec.
OBIEKT:	BUDYNEK STACJI UZDATNIANIA WODY		Faza: PB-W
ADRES:	WOLA KSIĄŻECA GM.KOTLIN		Data: MAJ 2015R.
TYTUŁ RYSUNKU:	POZ.3.3 FUNDAMENT POD ZESPÓŁ FILTRACYJNY		Wydanie:
PROJEKTANT:	Tytuł: MGR INZ.		NR RYS. 9/K
	Inicjał: JACEK		
	Nazwisko: POREDA		