



[illegible]

Przebieg projektu:		Budowa stacji uzdatniania wody w Woli Książęcej		Gmina Kollin	
Nazwa załącznika: Rama R-1					
Imię i nazwisko		Specjalność	Nr uprawnień	Podpis	Nr zał: 4/K
Projektant : Jacek Porebski		Konstrukcja	201/77		
Stadium dokumentacji: P.B.W.		Skala 1:25			

STĘŻENIE PIONOWE SŁUPÓW S-1
SZT.4

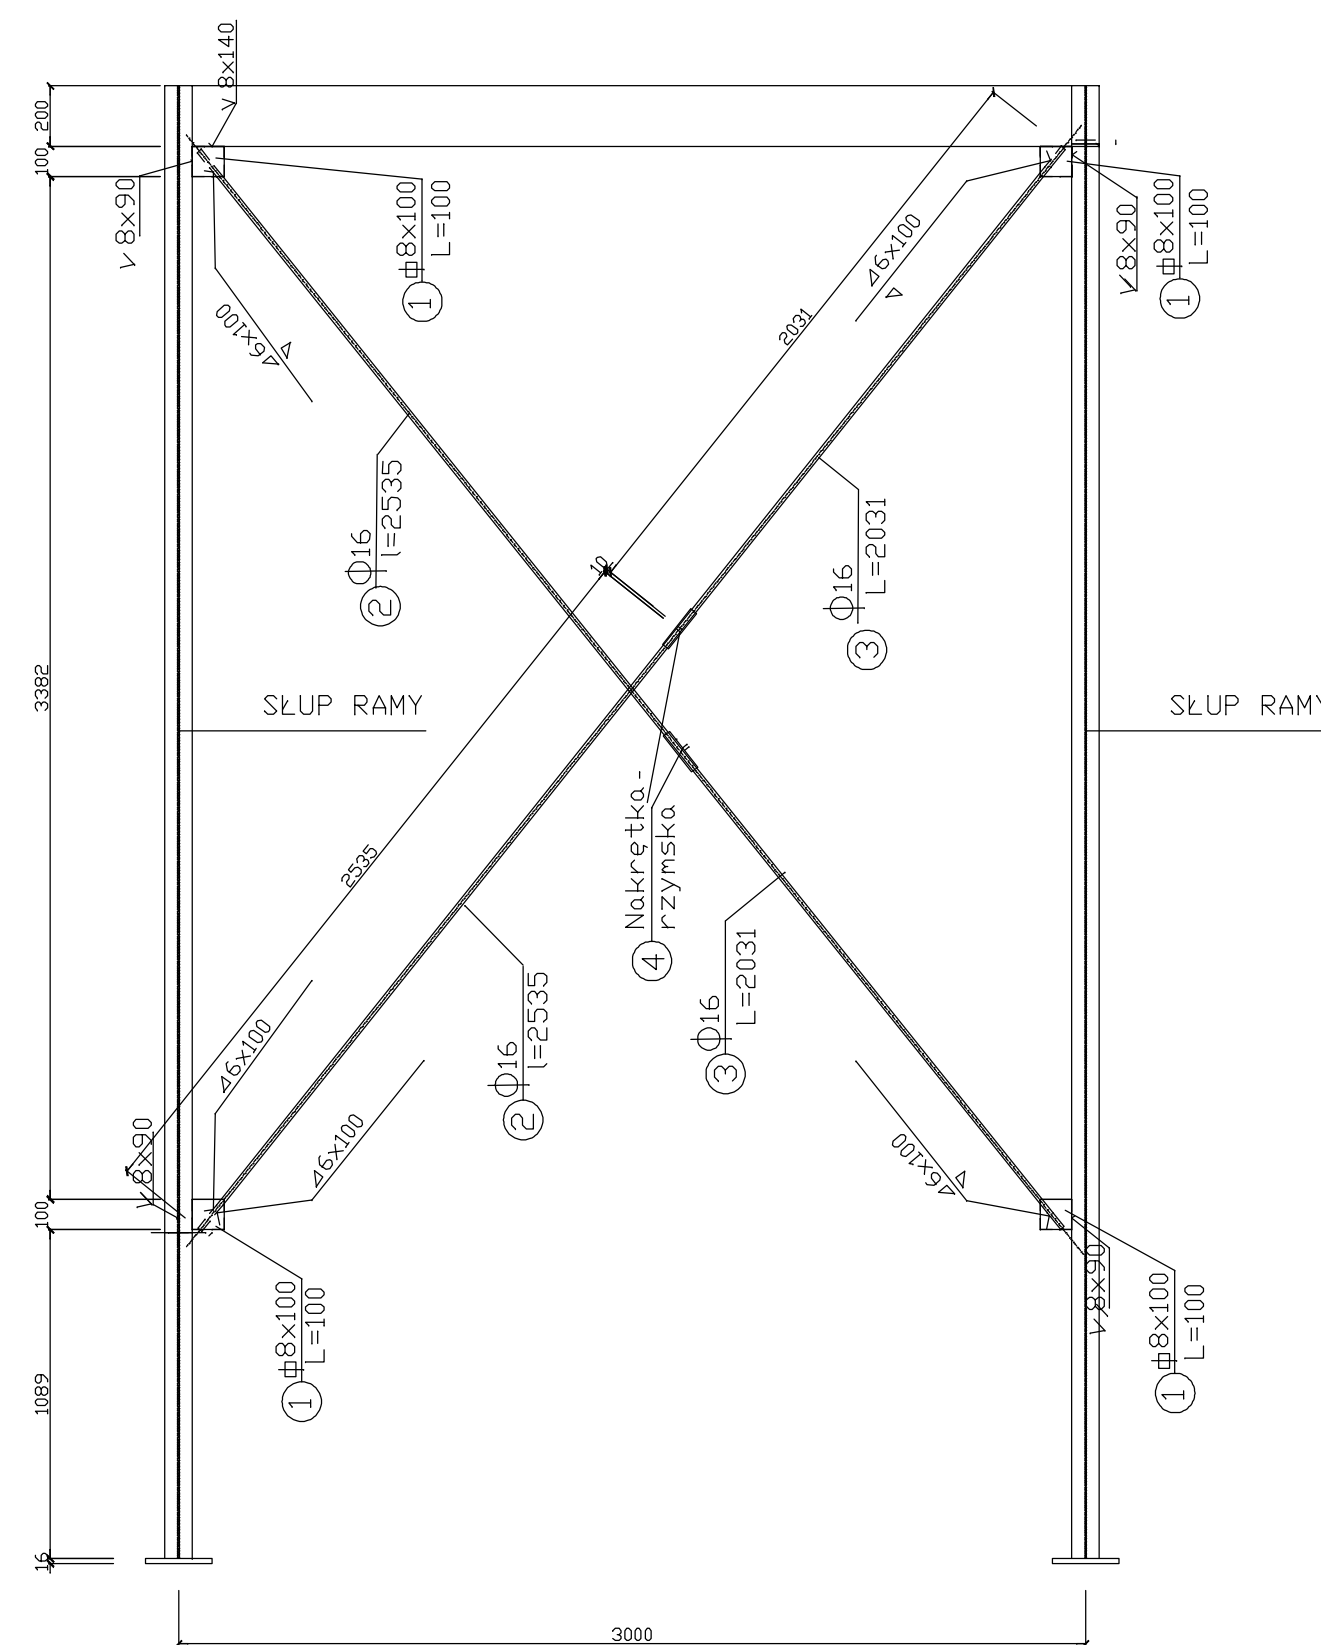

STĘŻENIE POŁACIOWE SP-1
SZT.4

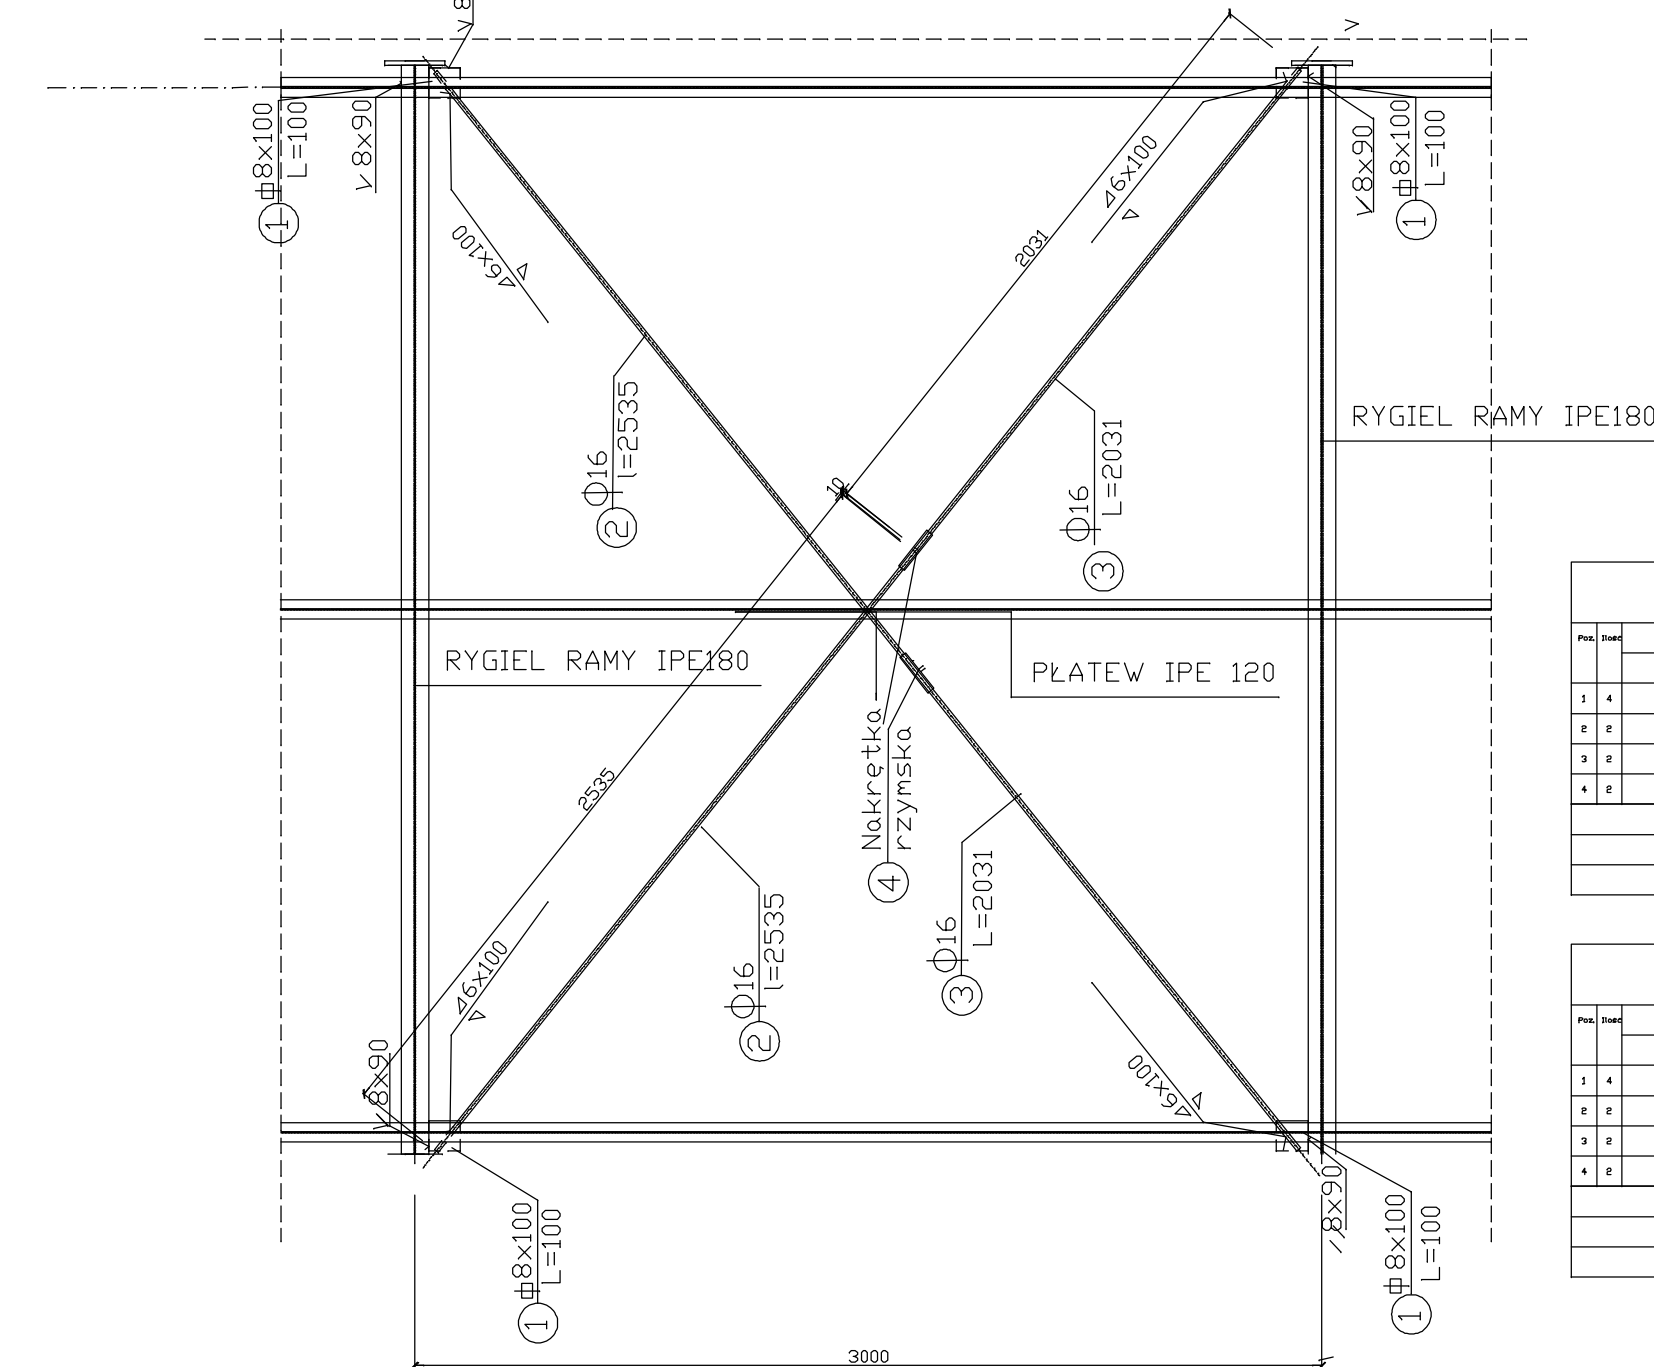[illegible]

WYKAZ STAŁI PROFILOWEJ S-1					DLA 1 STYCZNIA			
POS.	POS.	Wymiarowanie	Pręgiel	śred.	Wzrost śred.	Pręgiel	Pręgiel	Pręgiel
			mm	mm	mm	mm	mm	mm
1	4	Ø 160 mm	100	60,9	6,06	3,77	114,00	
2	3	PROF. 4 x 16	100	60,9	1,00	6,06	104,0	
3	2	PROF. 4 x 16	876	63,9	1,00	6,06	104,0	
4	1	WYKONANIE WYKONANIE 4 x 16	876	63,9	1,00	1,04	104,0	
RAZEM: 100								
ZOBACZ W WYM. 100 i 100								
100								

Przebieg projektu: Budowa stacji uzdatniania wody w Woli Książęcej			Gmina Kotłowa	
Nazwa subsekcji: STĘŻENIA PIGNOWE I POLACIOWE WŁAZARA				
Inicj i nazwisko: Projektant : Jacek Poreda	Specjalność: Konstrakcja	Nr uprawnień: 20177	Podpis:	Nr za: 5/
Status dokumentacji: P.B.W.	Skala 1:23			

The architectural floor plan depicts a symmetrical 4x8 grid of rooms. The layout is defined by a central horizontal corridor (RAMA R-1) and a central vertical corridor (RAMA R-1). The rooms are labeled as follows:

- P-1:** Located in the outer corners of the grid (top-left, top-right, bottom-left, bottom-right).
- P-2:** Located in the inner corners of the grid (top-center, top-right-center, bottom-center, bottom-left-center).
- S-1:** Located in the outer corners of the grid (top-left, top-right, bottom-left, bottom-right).
- SP-1:** Located in the inner corners of the grid (top-center, top-right-center, bottom-center, bottom-left-center).
- RAMA R-1:** The central horizontal and vertical corridors.
- SS-1:** Small rooms located along the outer walls of the grid.

Dimensions are provided for the overall structure and individual rooms. The overall dimensions are 12000 (width) by 12000 (height). The individual room dimensions are as follows:

- P-1:** 3000 x 3000
- P-2:** 3000 x 3000
- S-1:** 3000 x 3000
- SP-1:** 3000 x 3000
- RAMA R-1:** 3000 x 3000
- SS-1:** 3000 x 3000

Przedsięwzięcie: Budowa stacji uzdatniania wody w Woli Książęcej			Gmina Kotłowa	
Nazwa zadania:				
Imię i nazwisko	Specjalność	Nr uprawnień	Podpis	Nr zał.
Projektant : Jacek Poreda	Konstrukcja	201/77		3/
Stadium dokumentacji : P.B.W.		Skala 1:25		