


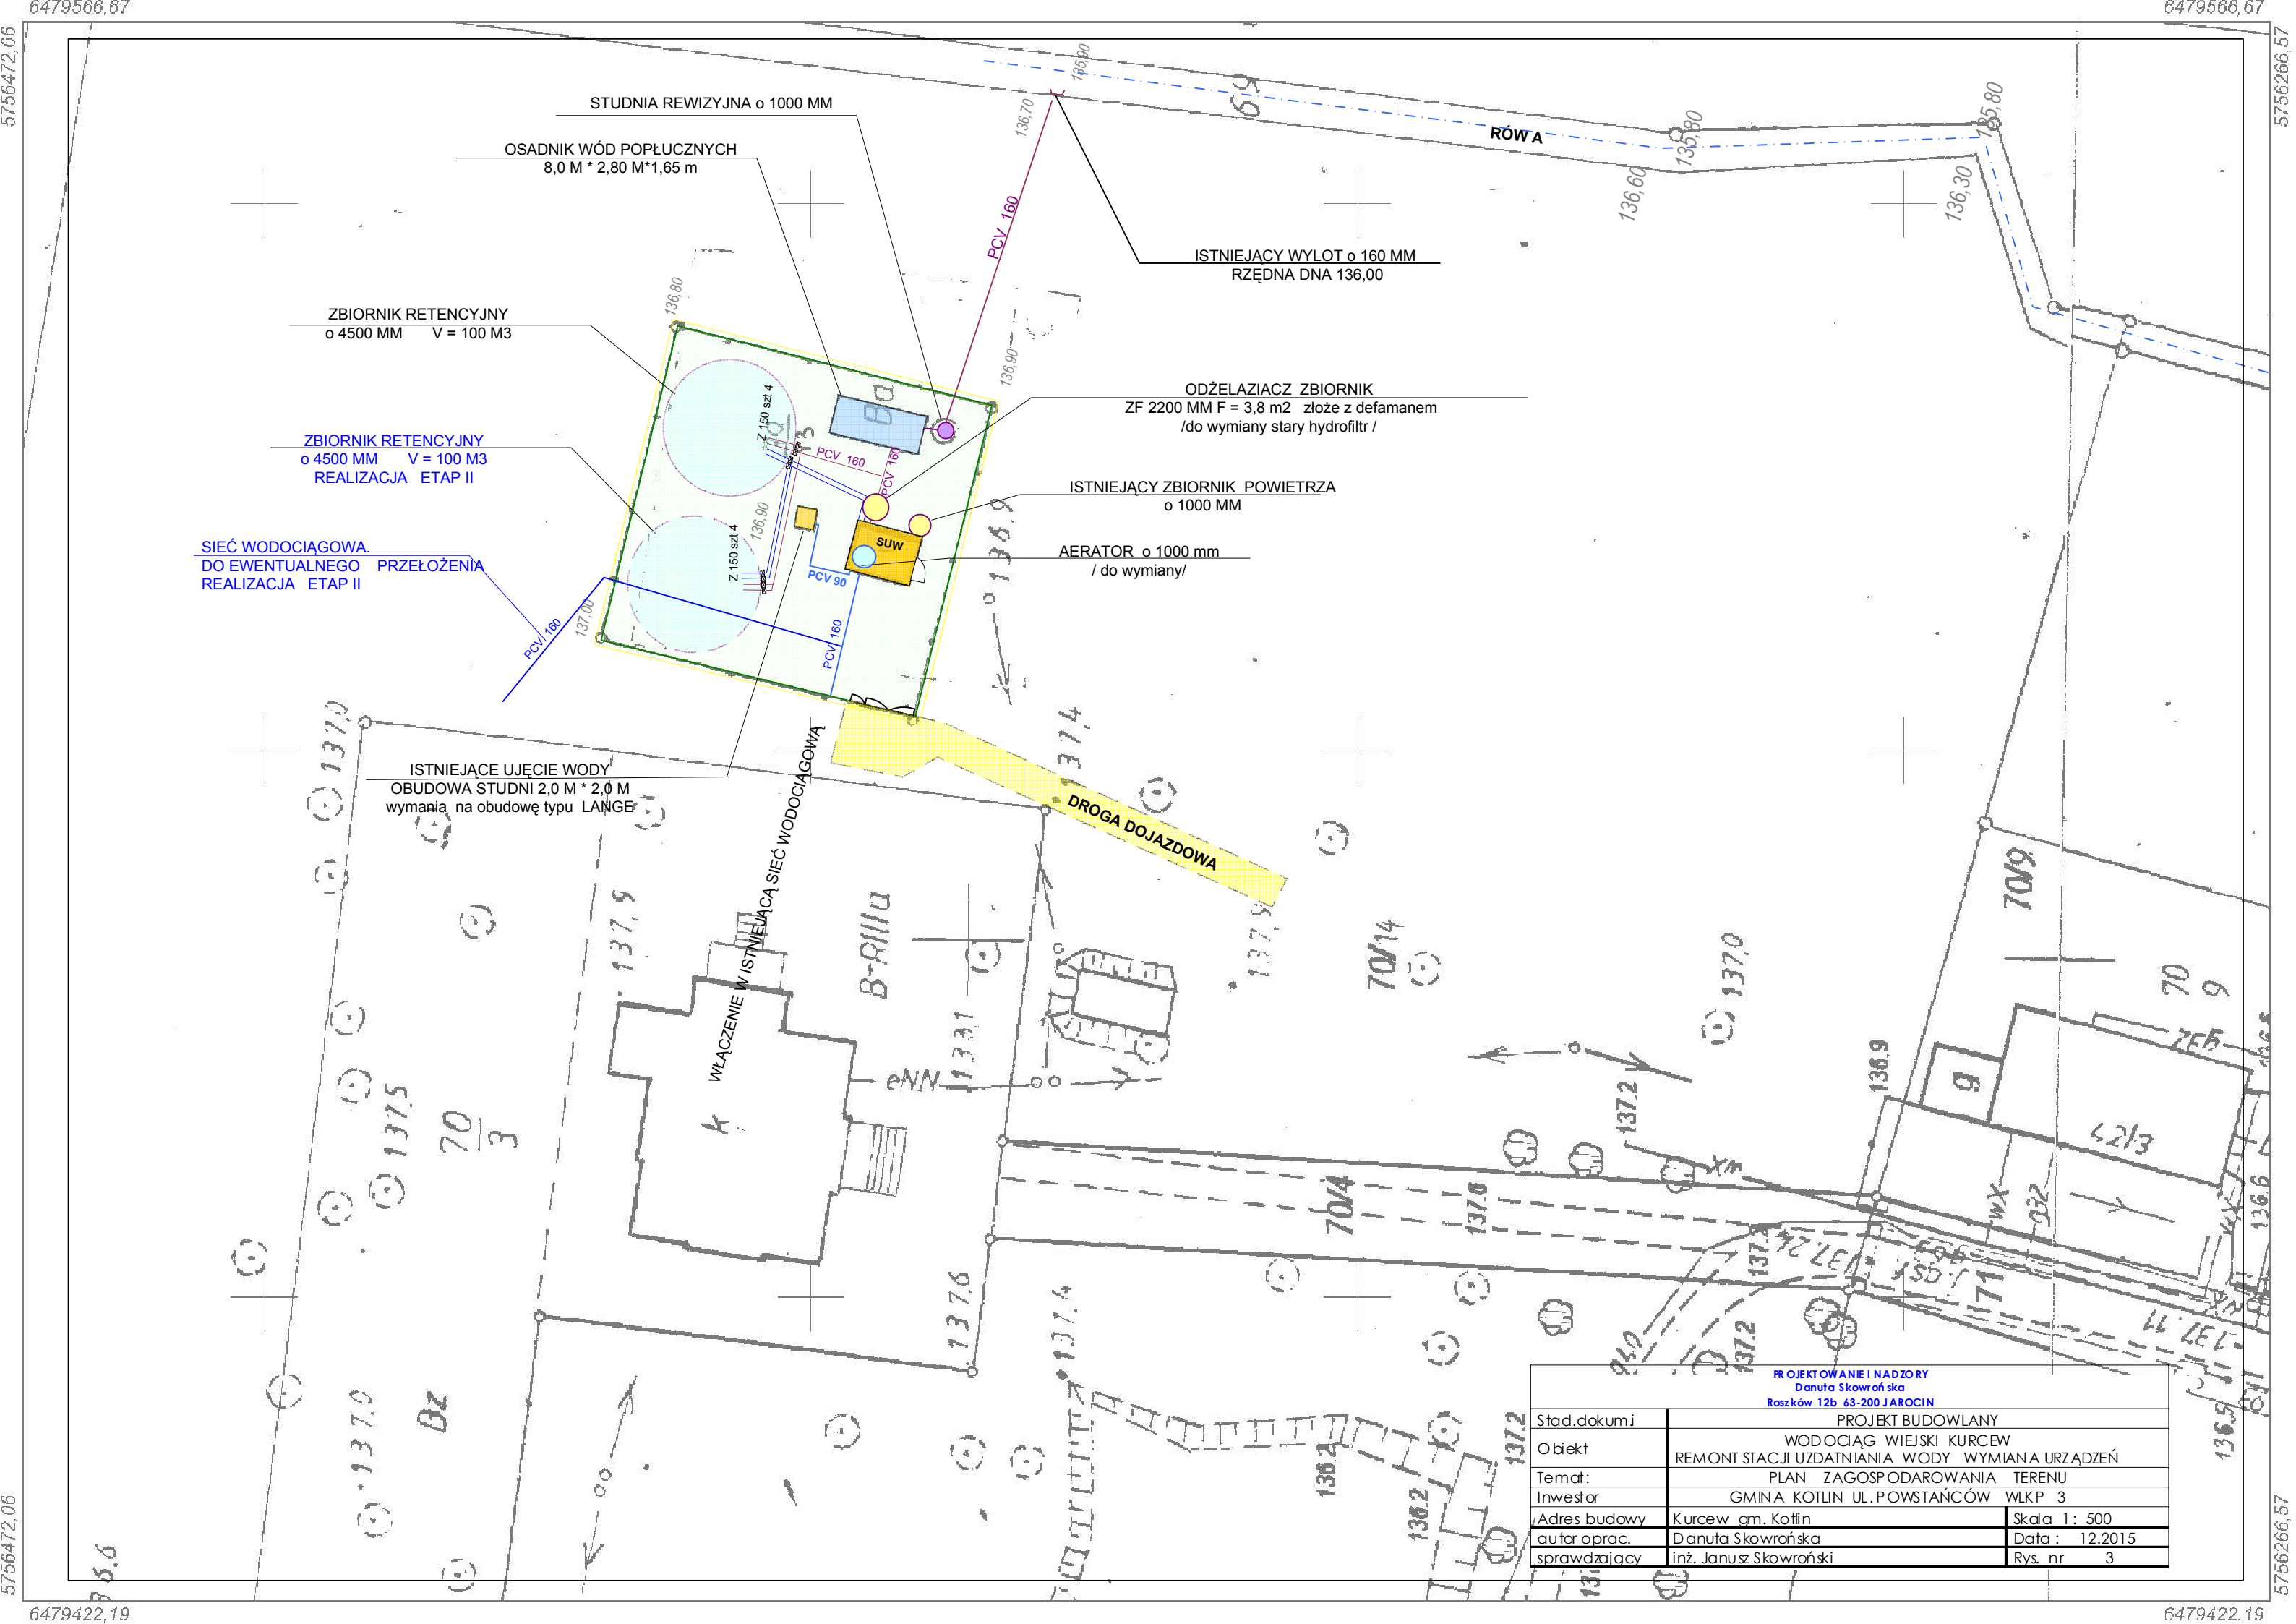

STUDNIA REWIZYJNA ϕ 1000 MM

OSADNIK WÓD POPLUCZNYCH
8,0 M * 2,80 M * 1,65 m

ISTNIEJĄCY WYLOT ϕ 160 MM
RZĘDNA DNA 136,00

ZBIORNIK RETENCYJNY
 ϕ 4500 MM V = 100 M3

ZBIORNIK RETENCYJNY
 ϕ 4500 MM V = 100 M3
REALIZACJA ETAP II

SIEĆ WODOCIĄGOWA.
DO EWENTUALNEGO PRZEŁOŻENIA
REALIZACJA ETAP II

ODŻELAZIACZ ZBIORNIK
ZF 2200 MM F = 3,8 m2 złoże z defłanem
/do wymiany stary hydrofiltr /

ISTNIEJĄCY ZBIORNIK POWIETRZA
 ϕ 1000 MM

AERATOR ϕ 1000 mm
/ do wymiany/

ISTNIEJĄCE UJĘCIE WODY
OBUDOWA STUDNI 2,0 M * 2,0 M
wymiana na obudowę typu LANGE

DROGA DOJAZDOWA

PROJEKTOWANIE I NADZORY Danuta Skowrońska Roszków 12b 63-200 JAROCIN		
Stad.dokumj	PROJEKT BUDOWLANY	
Obiekt	WODOCIĄG WIEJSKI KURCEW REMONT STACJI UZDATNIANIA WODY WYMIANA URZĄDZEŃ	
Temat:	PLAN ZAGOSPODAROWANIA TERENU	
Inwestor	GMINA KOTLIN UL. POWSTAŃCÓW WKP 3	
Adres budowy	Kurcew gm. Kotlin	Skala 1 : 500
autor oprac.	Danuta Skowrońska	Data : 12.2015
sprawdzający	inż. Janusz Skowroński	Rys. nr 3