


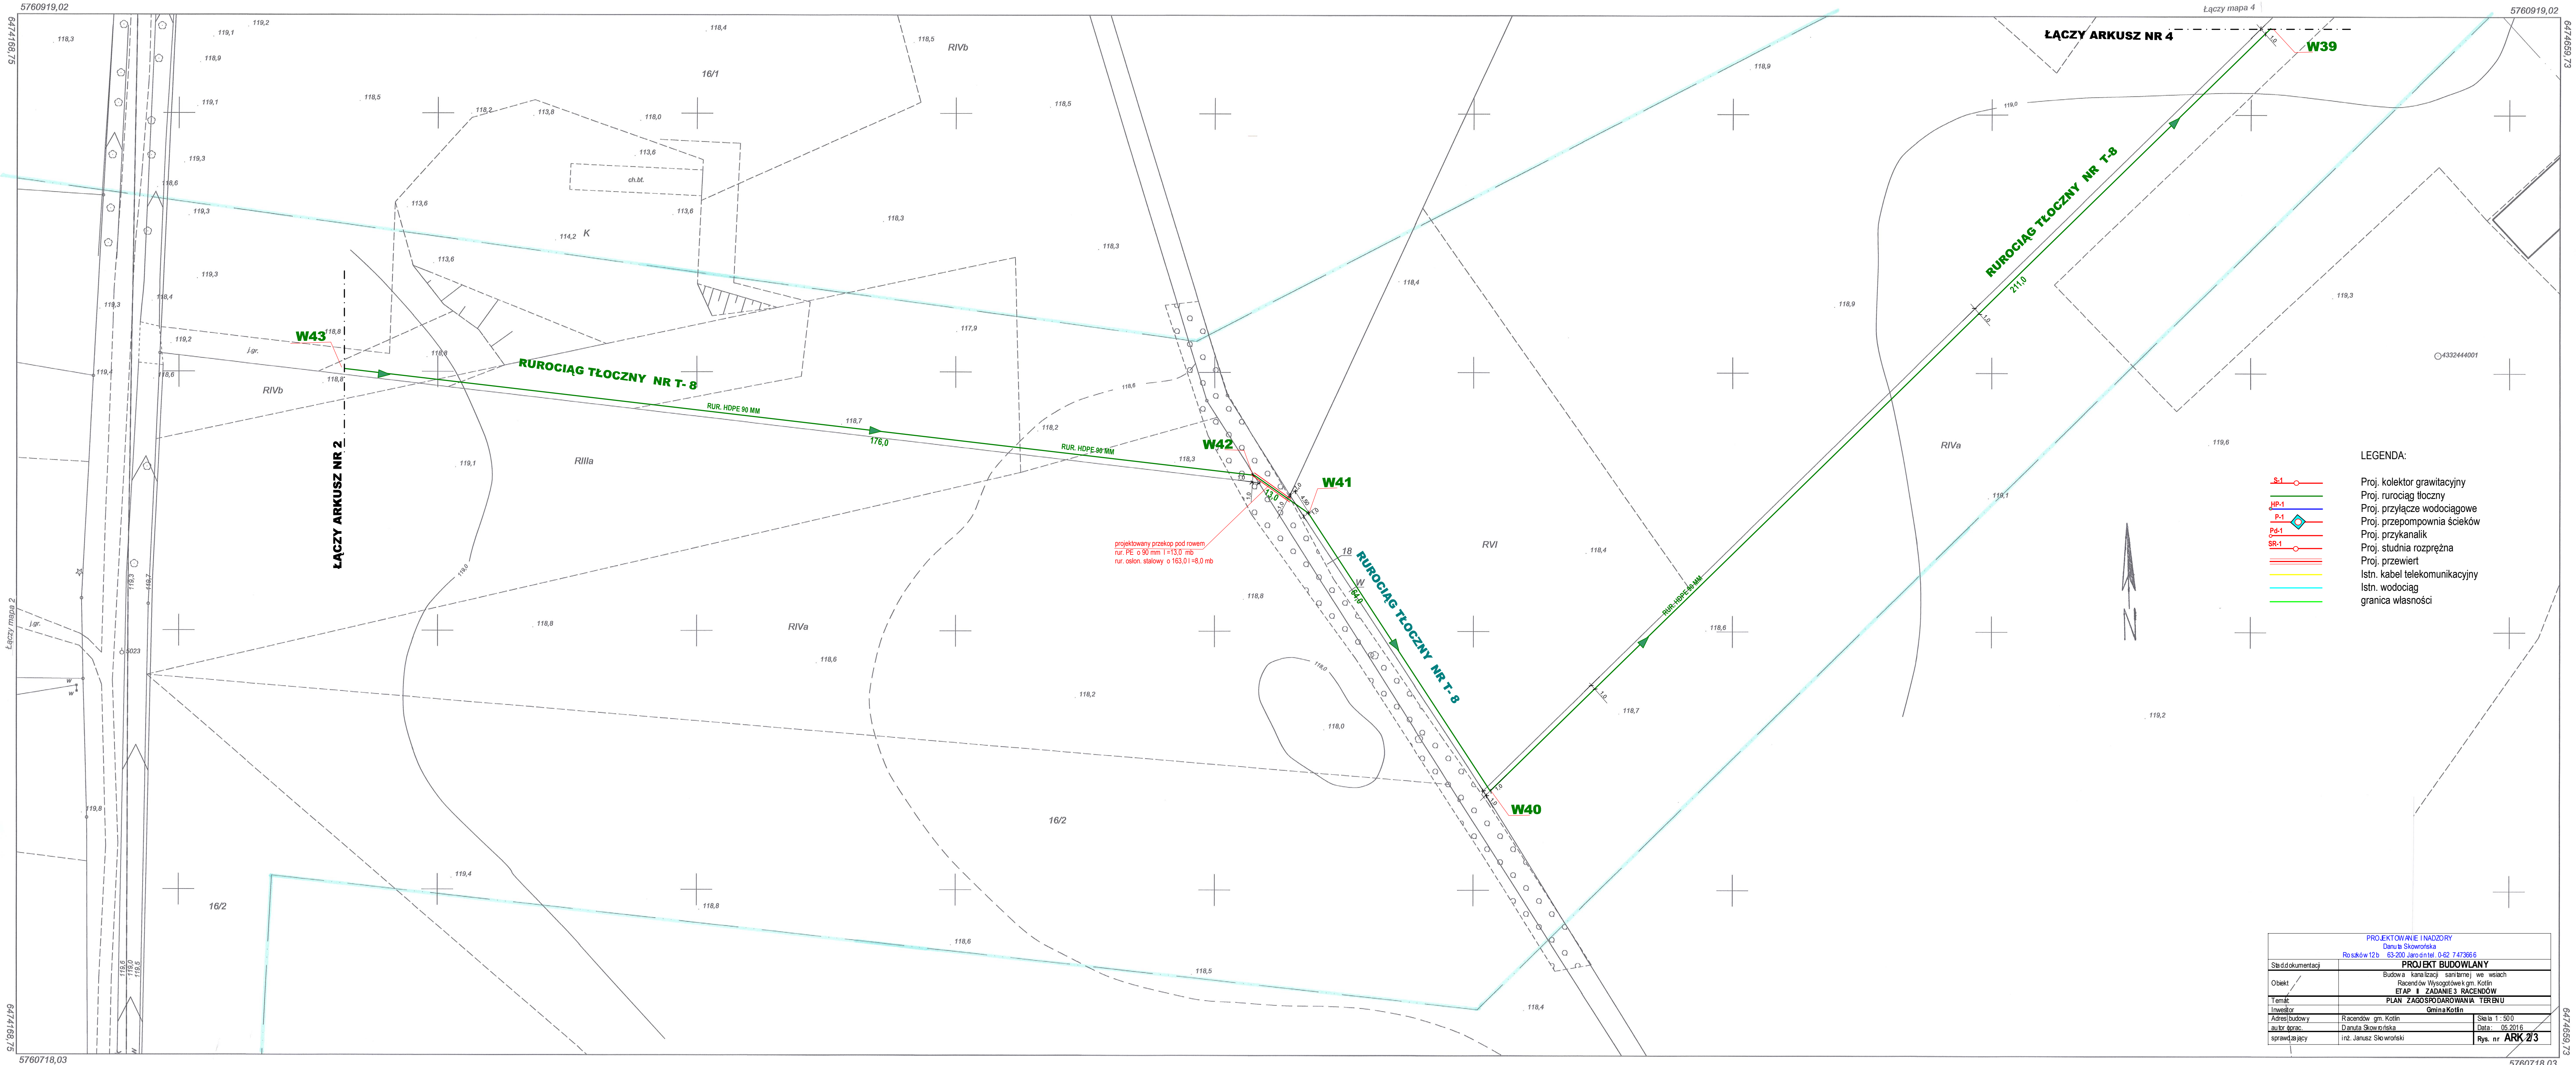

- LEGENDA:
- S-1 Proj. kolektor grawitacyjny
 - HP-1 Proj. rurociąg tłoczny
 - P-1 Proj. przyłącze wodociągowe
 - Pd-1 Proj. przepompownia ścieków
 - SR-1 Proj. przykanalik
 - Proj. studnia rozprężna
 - Proj. przewiert
 - Istn. kabel telekomunikacyjny
 - Istn. wodociąg
 - granica własności

PROJEKTOWANIE I NADZORY Danuta Skowrońska Roszków 12b 63-200 Jarocin tel. 0-62 747366 6		
Stan dokumentacji	PROJEKT BUDOWLANY	
Objekt	Budowa kanalizacji sanitarnej we wsiach Racendów i Wygodów gm. Kolin	
Temat	ETAP II ZADANIE 3 RACENDÓW	
Investor	PLAN ZAGOSPODAROWANIA TERENU	
Adres/budowy	Racendów gm. Kolin	Skala 1:500
autor oprac.	Danuta Skowrońska	Data: 05.2016
sprawdzający	inż. Janusz Skowroński	Rys. nr ARK 2/3