


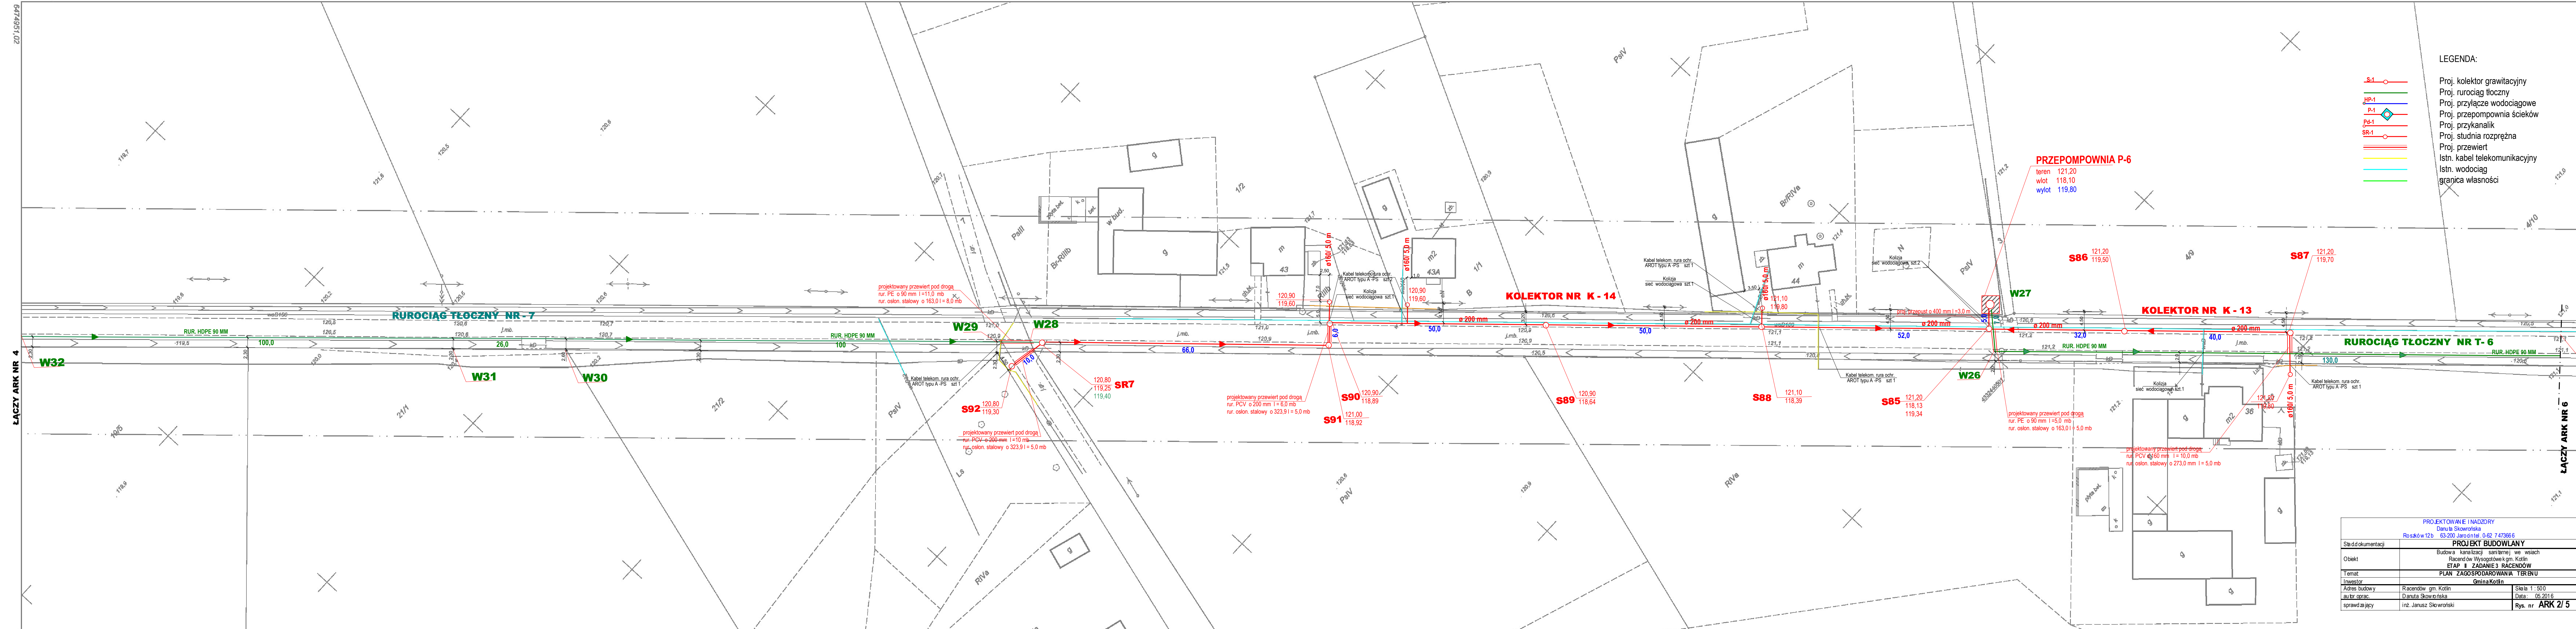

LEGENDA:

- S-1
- HP-1
- P-1
- Pd-1
- SR-1

Proj. kolektor gravitacyjny
Proj. rurociąg tłoczny
Proj. przyłącze wodociągowe
Proj. przepompownia ścieków
Proj. przepompownia
Proj. studnia rozprężna
Proj. przewiert
Istn. kabel telekomunikacyjny
Istn. wodociąg
granica własności

PROJEKTOWANIE I NADZORY		
Danuta Skowrońska		
Roszków 12b 63-200 Jarodzień G-62 747366		
PROJEKT BUDOWLANY		
Budowa kanalizacji sanitarnej we wsiach		
Racendów Wygodów k.gm. Kotlin		
ETAP II ZADANIE 3 RACENDÓW		
PLAN ZAGOSPODAROWANIA TERENU		
Gmina Kotlin		
Adres budowy	Racendów gm. Kotlin	Skala 1:500
autor oprac.	Danuta Skowrońska	Data: 05.2016
sprawdzający	inż. Janusz Skowroński	Rys. nr ARK 2/5